

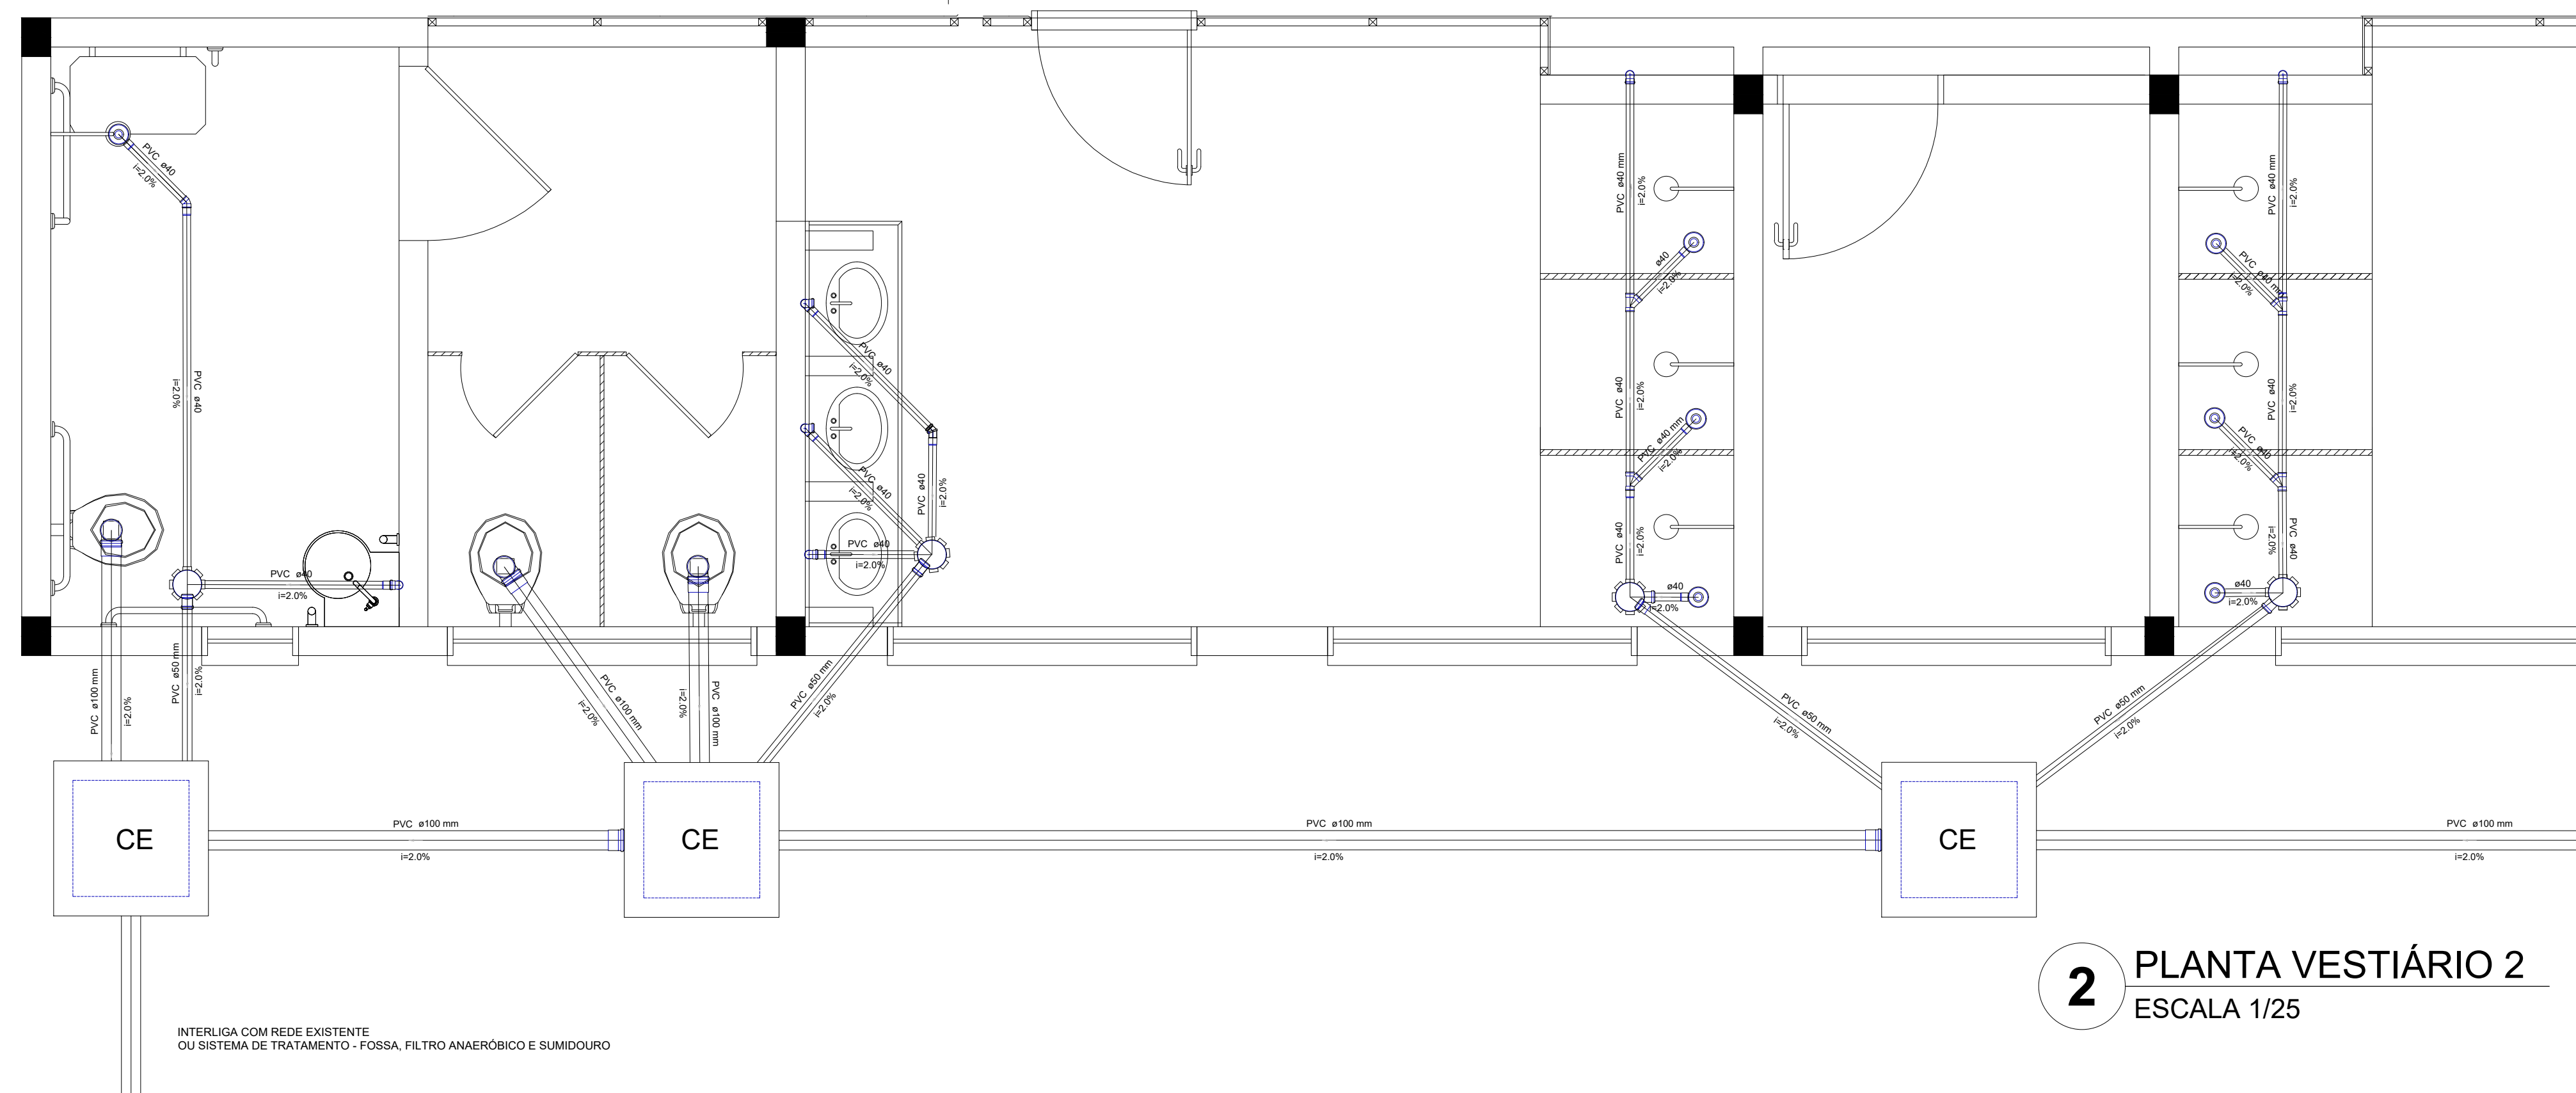


1 PLANTA VESTIÁRIO 1
ESCALA 1/25

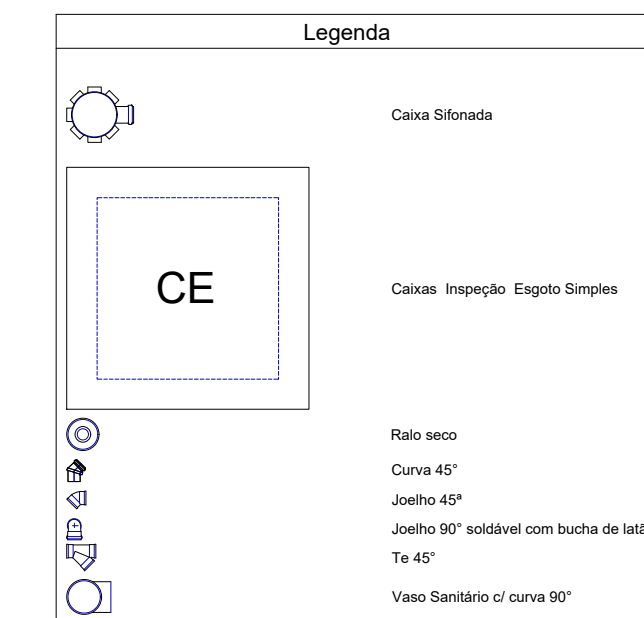

2 PLANTA VESTIÁRIO 2
ESCALA 1/25

INTERLIGAÇÃO COM REDE EXISTENTE
OU SISTEMA DE TRATAMENTO - FOSSA, FILTRO ANAERÓBICO E SUMIDOURO

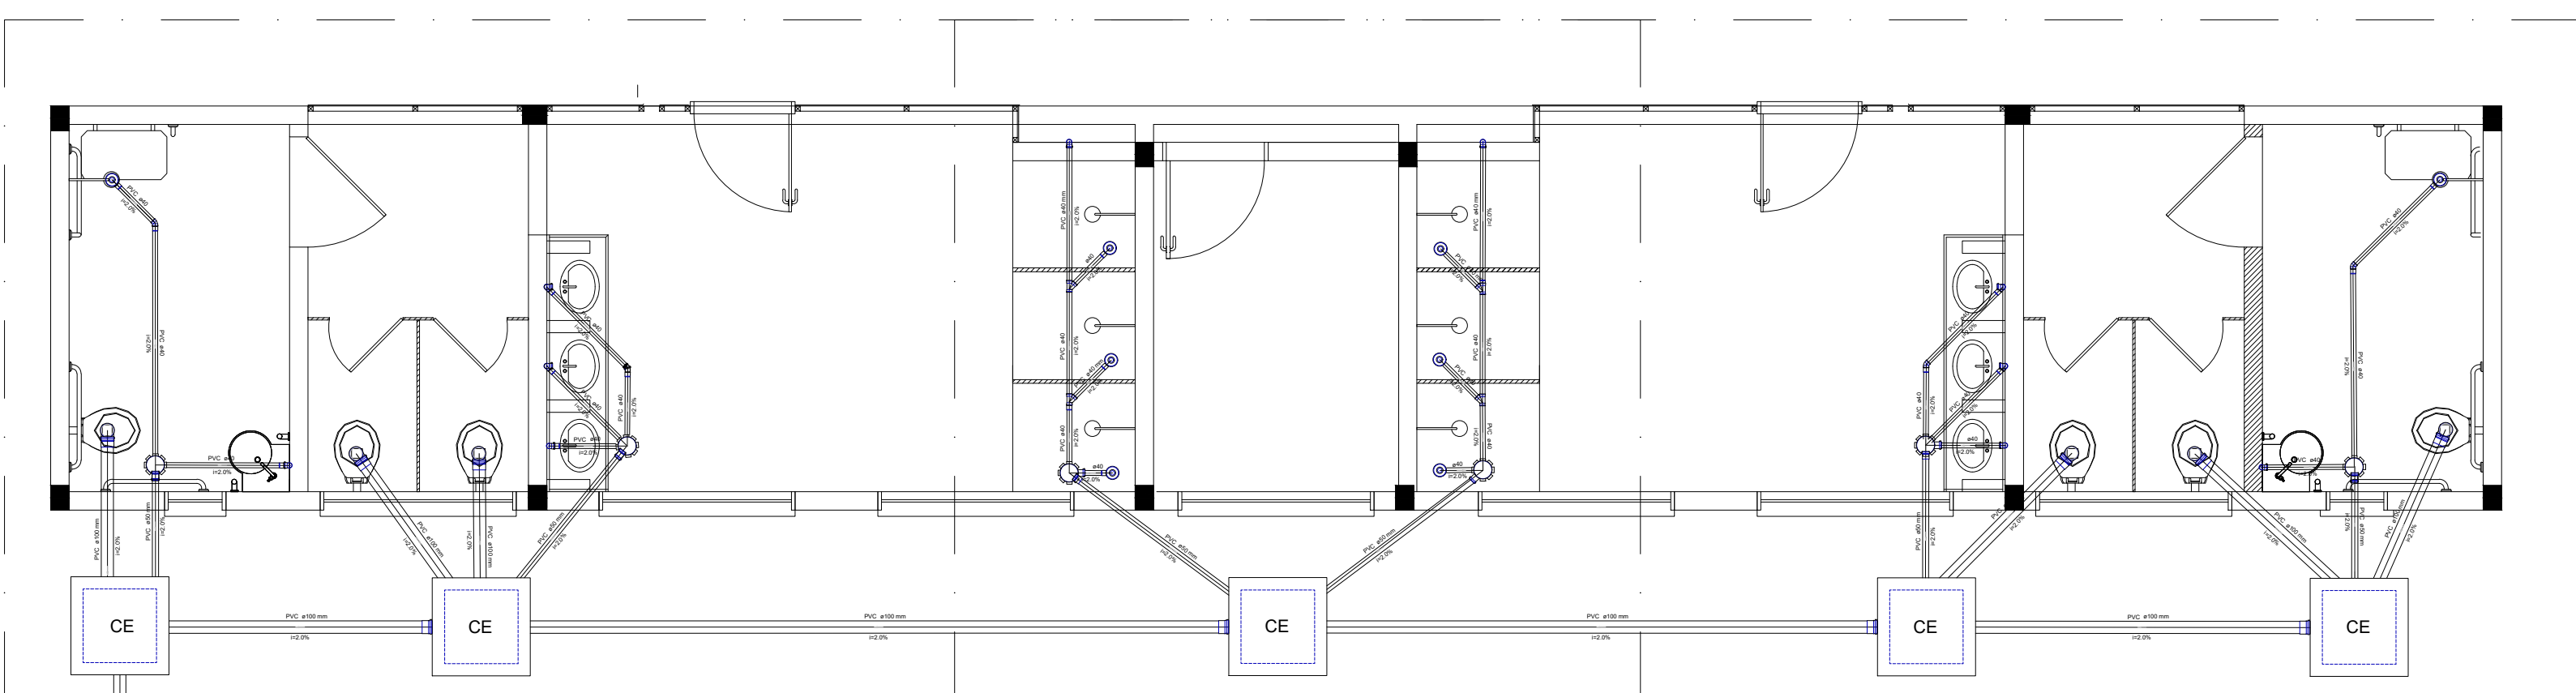

PROJETO PADRÃO - FNDE

MUNICÍPIO - UF: FONTOURA XAVIER - RS
PROPRIETÁRIO: PREFEITURA MUNICIPAL DE FONTOURA XAVIER
ENDEREÇO: ESTRADA GRAMADO SÃO PEDRO - INTERIOR

PROPRIETÁRIO _____
RESP. TÉCNICO _____ CREA _____

DLFO _____ CREA _____
RA _____

OBSERVAÇÕES:

**QUADRA ESCOLAR COBERTA E VESTIÁRIO
PROJETO HIDROSSANITÁRIO**

COORDENAÇÃO CGEST - Coordenação Geral de Infraestrutura Educativa	INSTALAÇÕES HIDROSSANITÁRIAS PLANTA BAIXA		HEG
	REVISÃO R-00	ESCALA 1/25	
FORMATO A1-(841X584)	DATA EMISSÃO FEVEREIRO/2023		